





ALLEGATO AL PARERE TECNICO AL PROGETTO

N.Pratica 25/0512

Addi 06/05/2025

Resp. Istruttoria JONNY BOSCOLO BERTO

Note

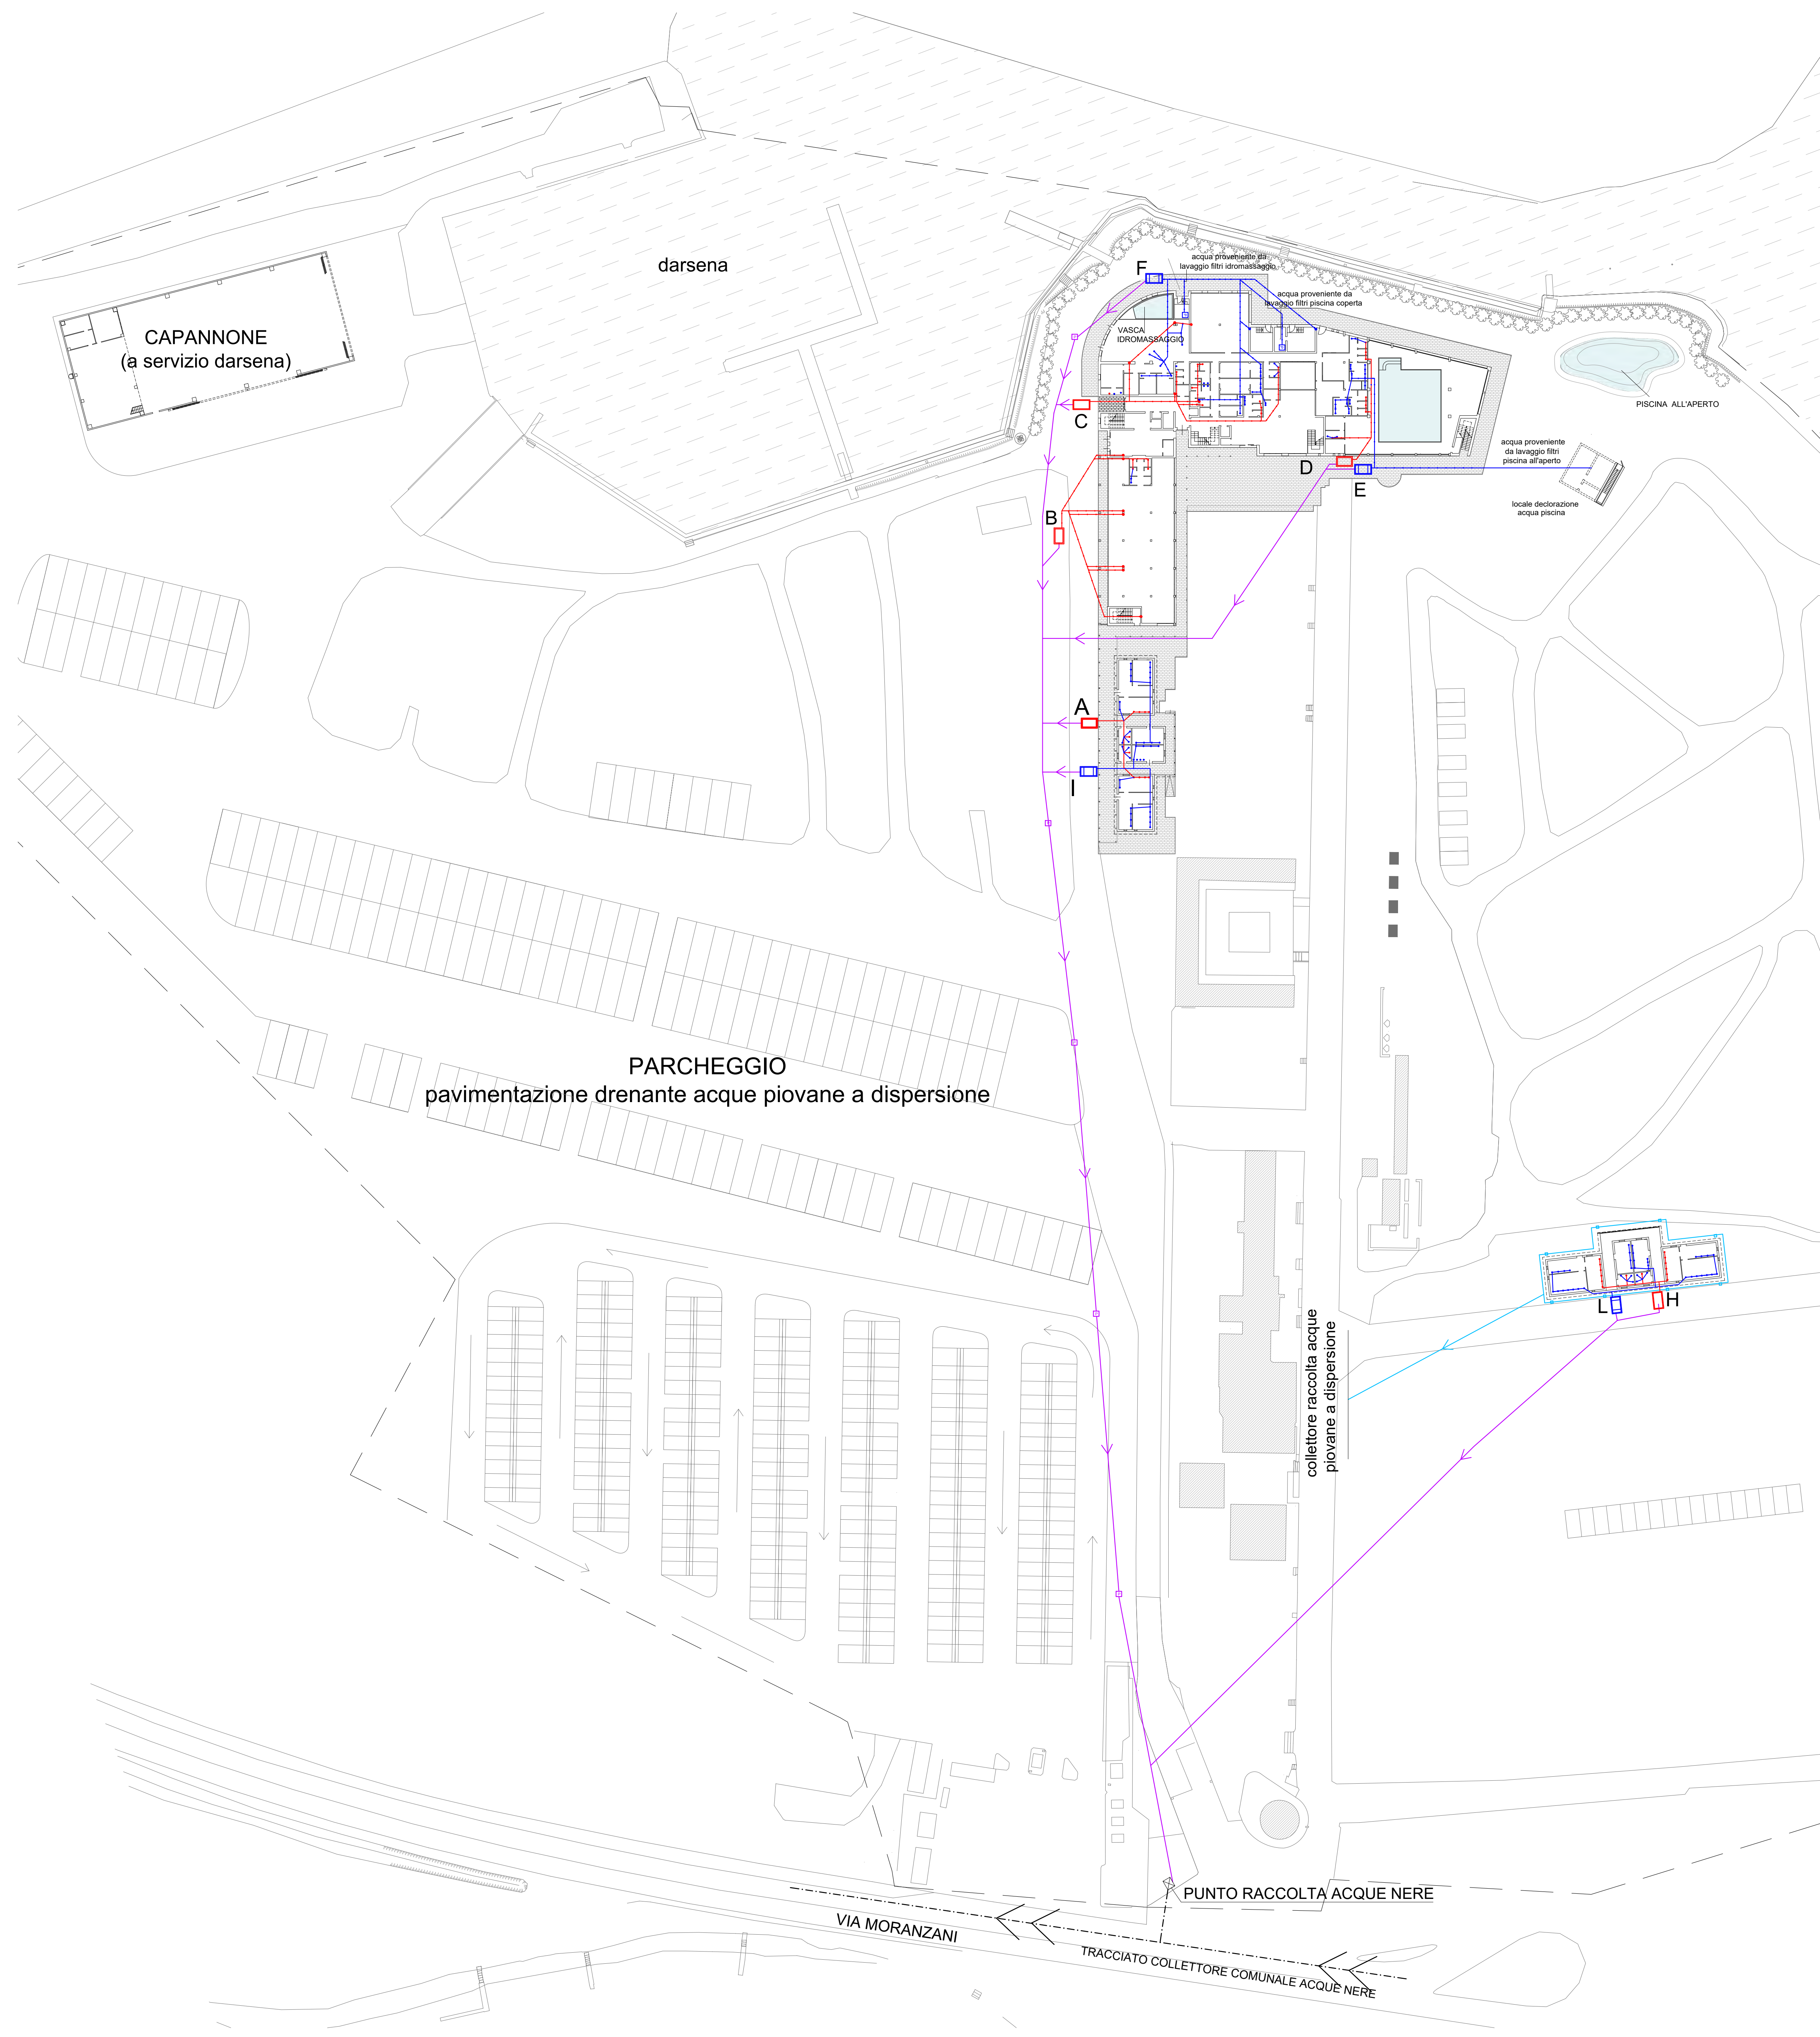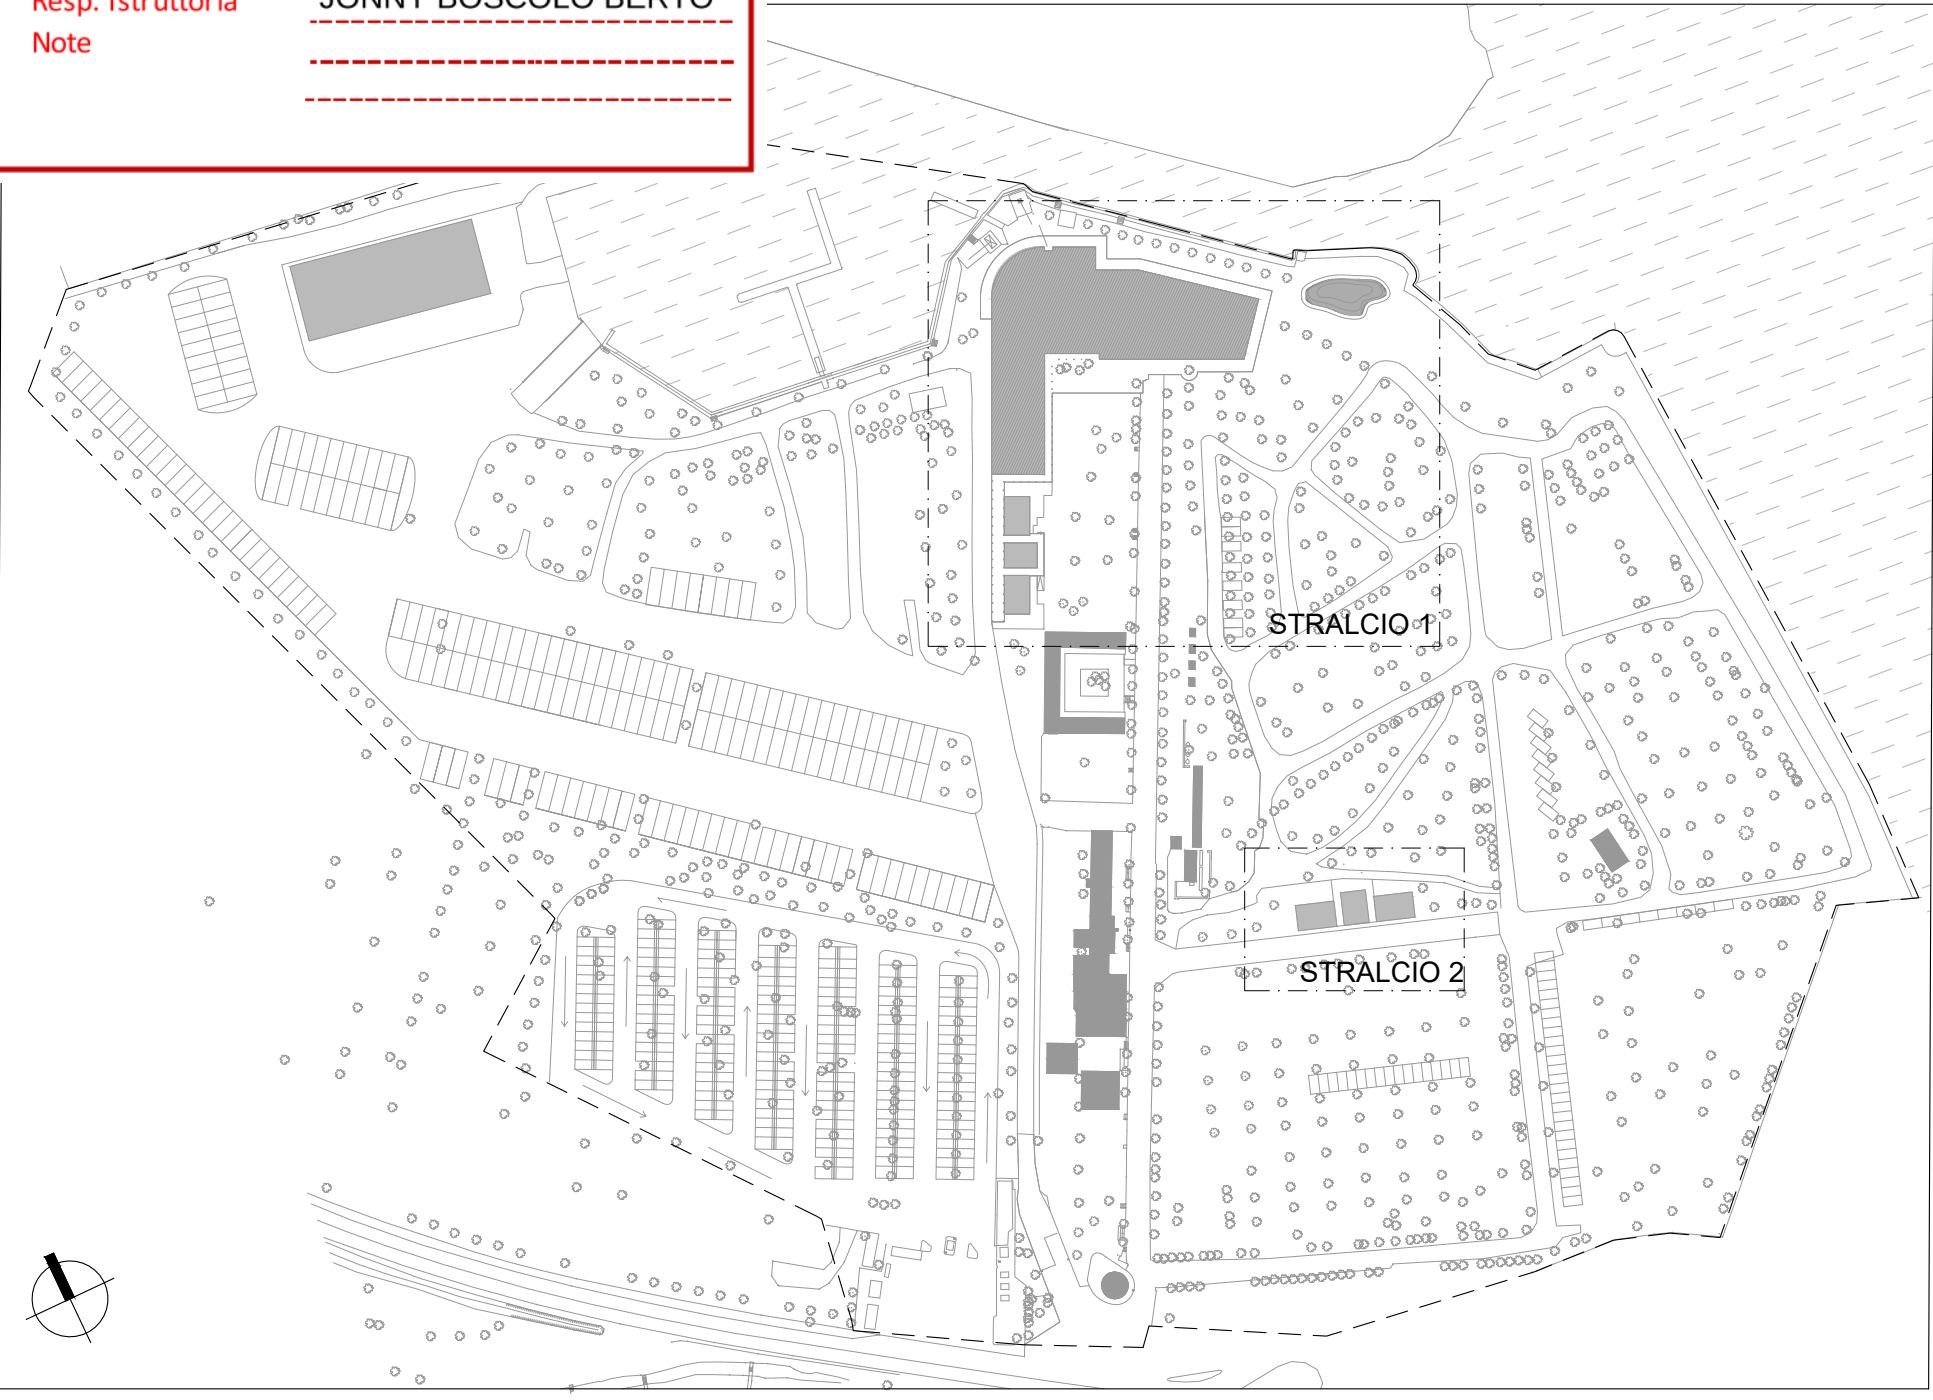

STUDIO DI ARCHITETTURA

Dott. Arch. Giorgio Omacini

Venezia S.Marco 2923

tel. fax. 041 5231735

Ditta richiedente:

FUSINA TERMINAL SRL - Dorsoduro n.909/B - Venezia (VE) - CAP 30123

Rappresentante legale:

Ing. Falcon Alberto - c.f. FIL LRT 42B21 L736W,

residente a Venezia, Castello n. 6217

IMMOBILE SITO A FUSINA (VE), via Moranzani n. 93

Progetto Scarichi e Allacciamento al collettore comunale



TAV. 1 - scala 1:500

Aprile 2025



Estratto di mappa - Scala 1:5.000

LEGENDA TRACCIATI SCARICHI	RACCOLTA ACQUE NERE	RACCOLTA ACQUE SAPONOSE
ACQUE NERE	A VASCA BIOLOGICA A SETTO UNICO 4,50 mc - 30 a.e.	E CONDENSA GRASSI (setto centrale) 1,6 mc - 15 a.e.
ACQUE SAPONOSE	B VASCA BIOLOGICA A SETTO UNICO 1,80 mc - 12 a.e.	F CONDENSA GRASSI (setto centrale) 4,90 mc - 90 a.e.
ACQUE TRATTATE	C VASCA BIOLOGICA A SETTO UNICO 13,5 mc - 90 a.e.	I CONDENSA GRASSI (setto centrale) 1,6 mc - 15 a.e.
P POMPA DI SOLLEVAMENTO	D VASCA BIOLOGICA A SETTO UNICO 1,35 mc - 9 a.e.	L CONDENSA GRASSI (setto centrale) 1,6 mc - 15 a.e.
	H VASCA BIOLOGICA A SETTO UNICO 4,50 mc - 30 a.e.	

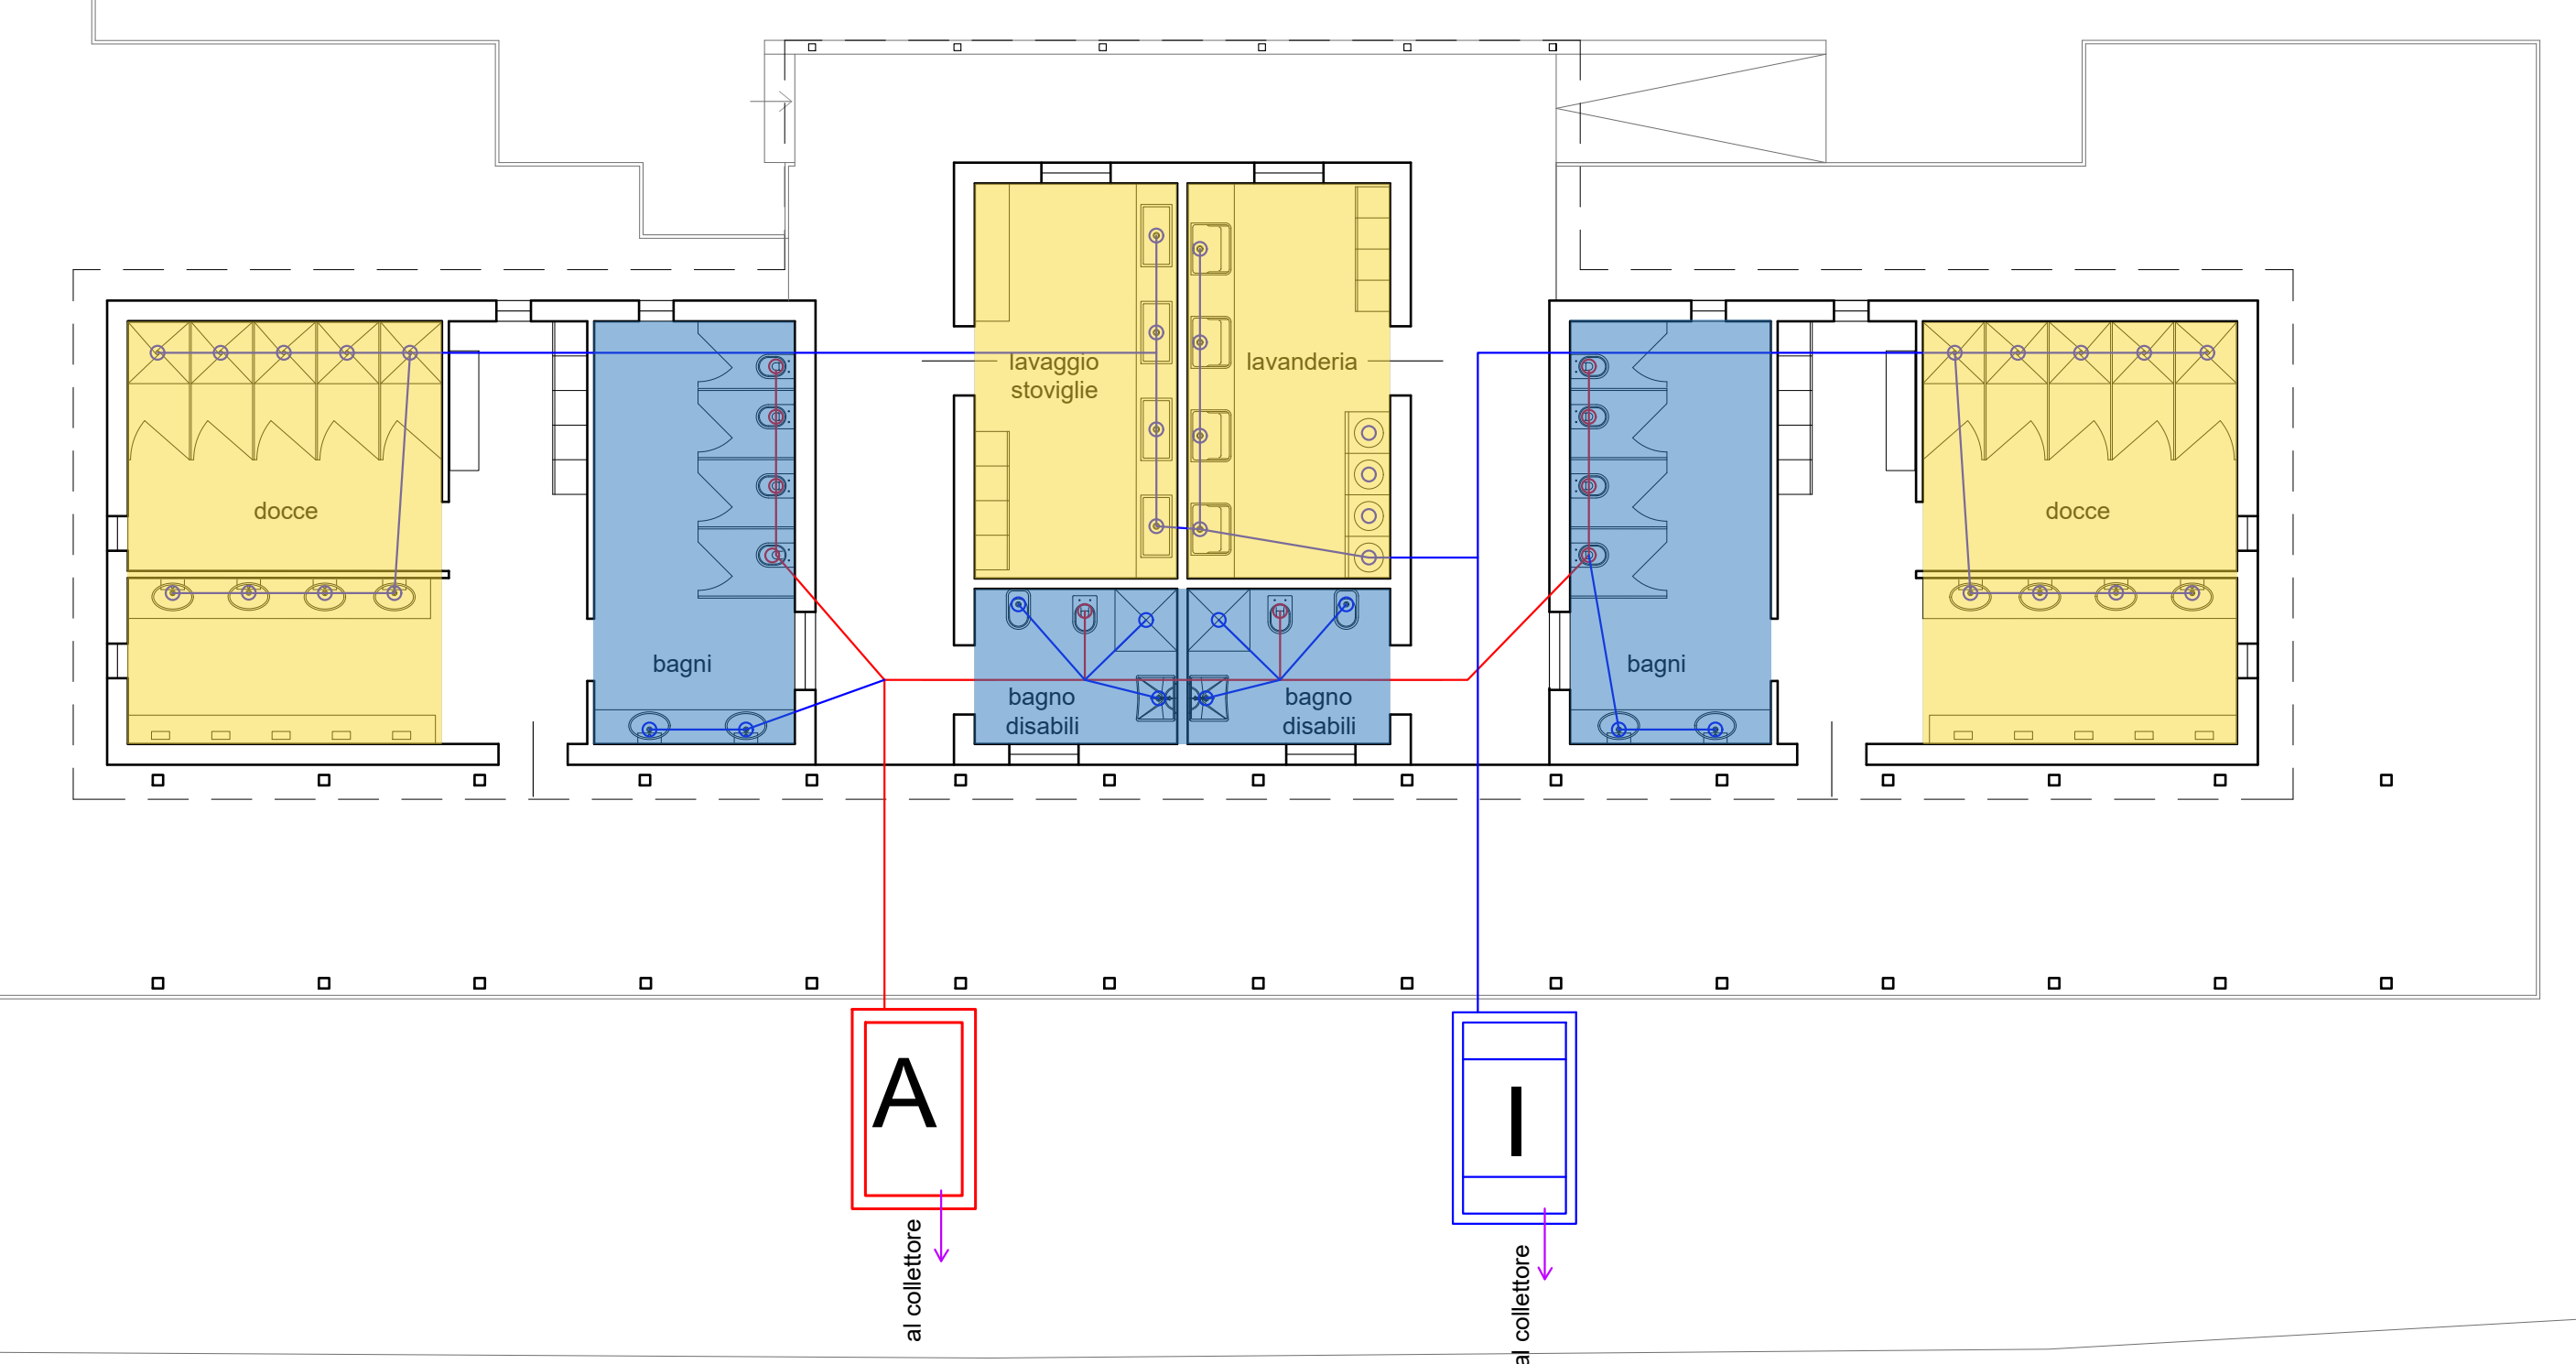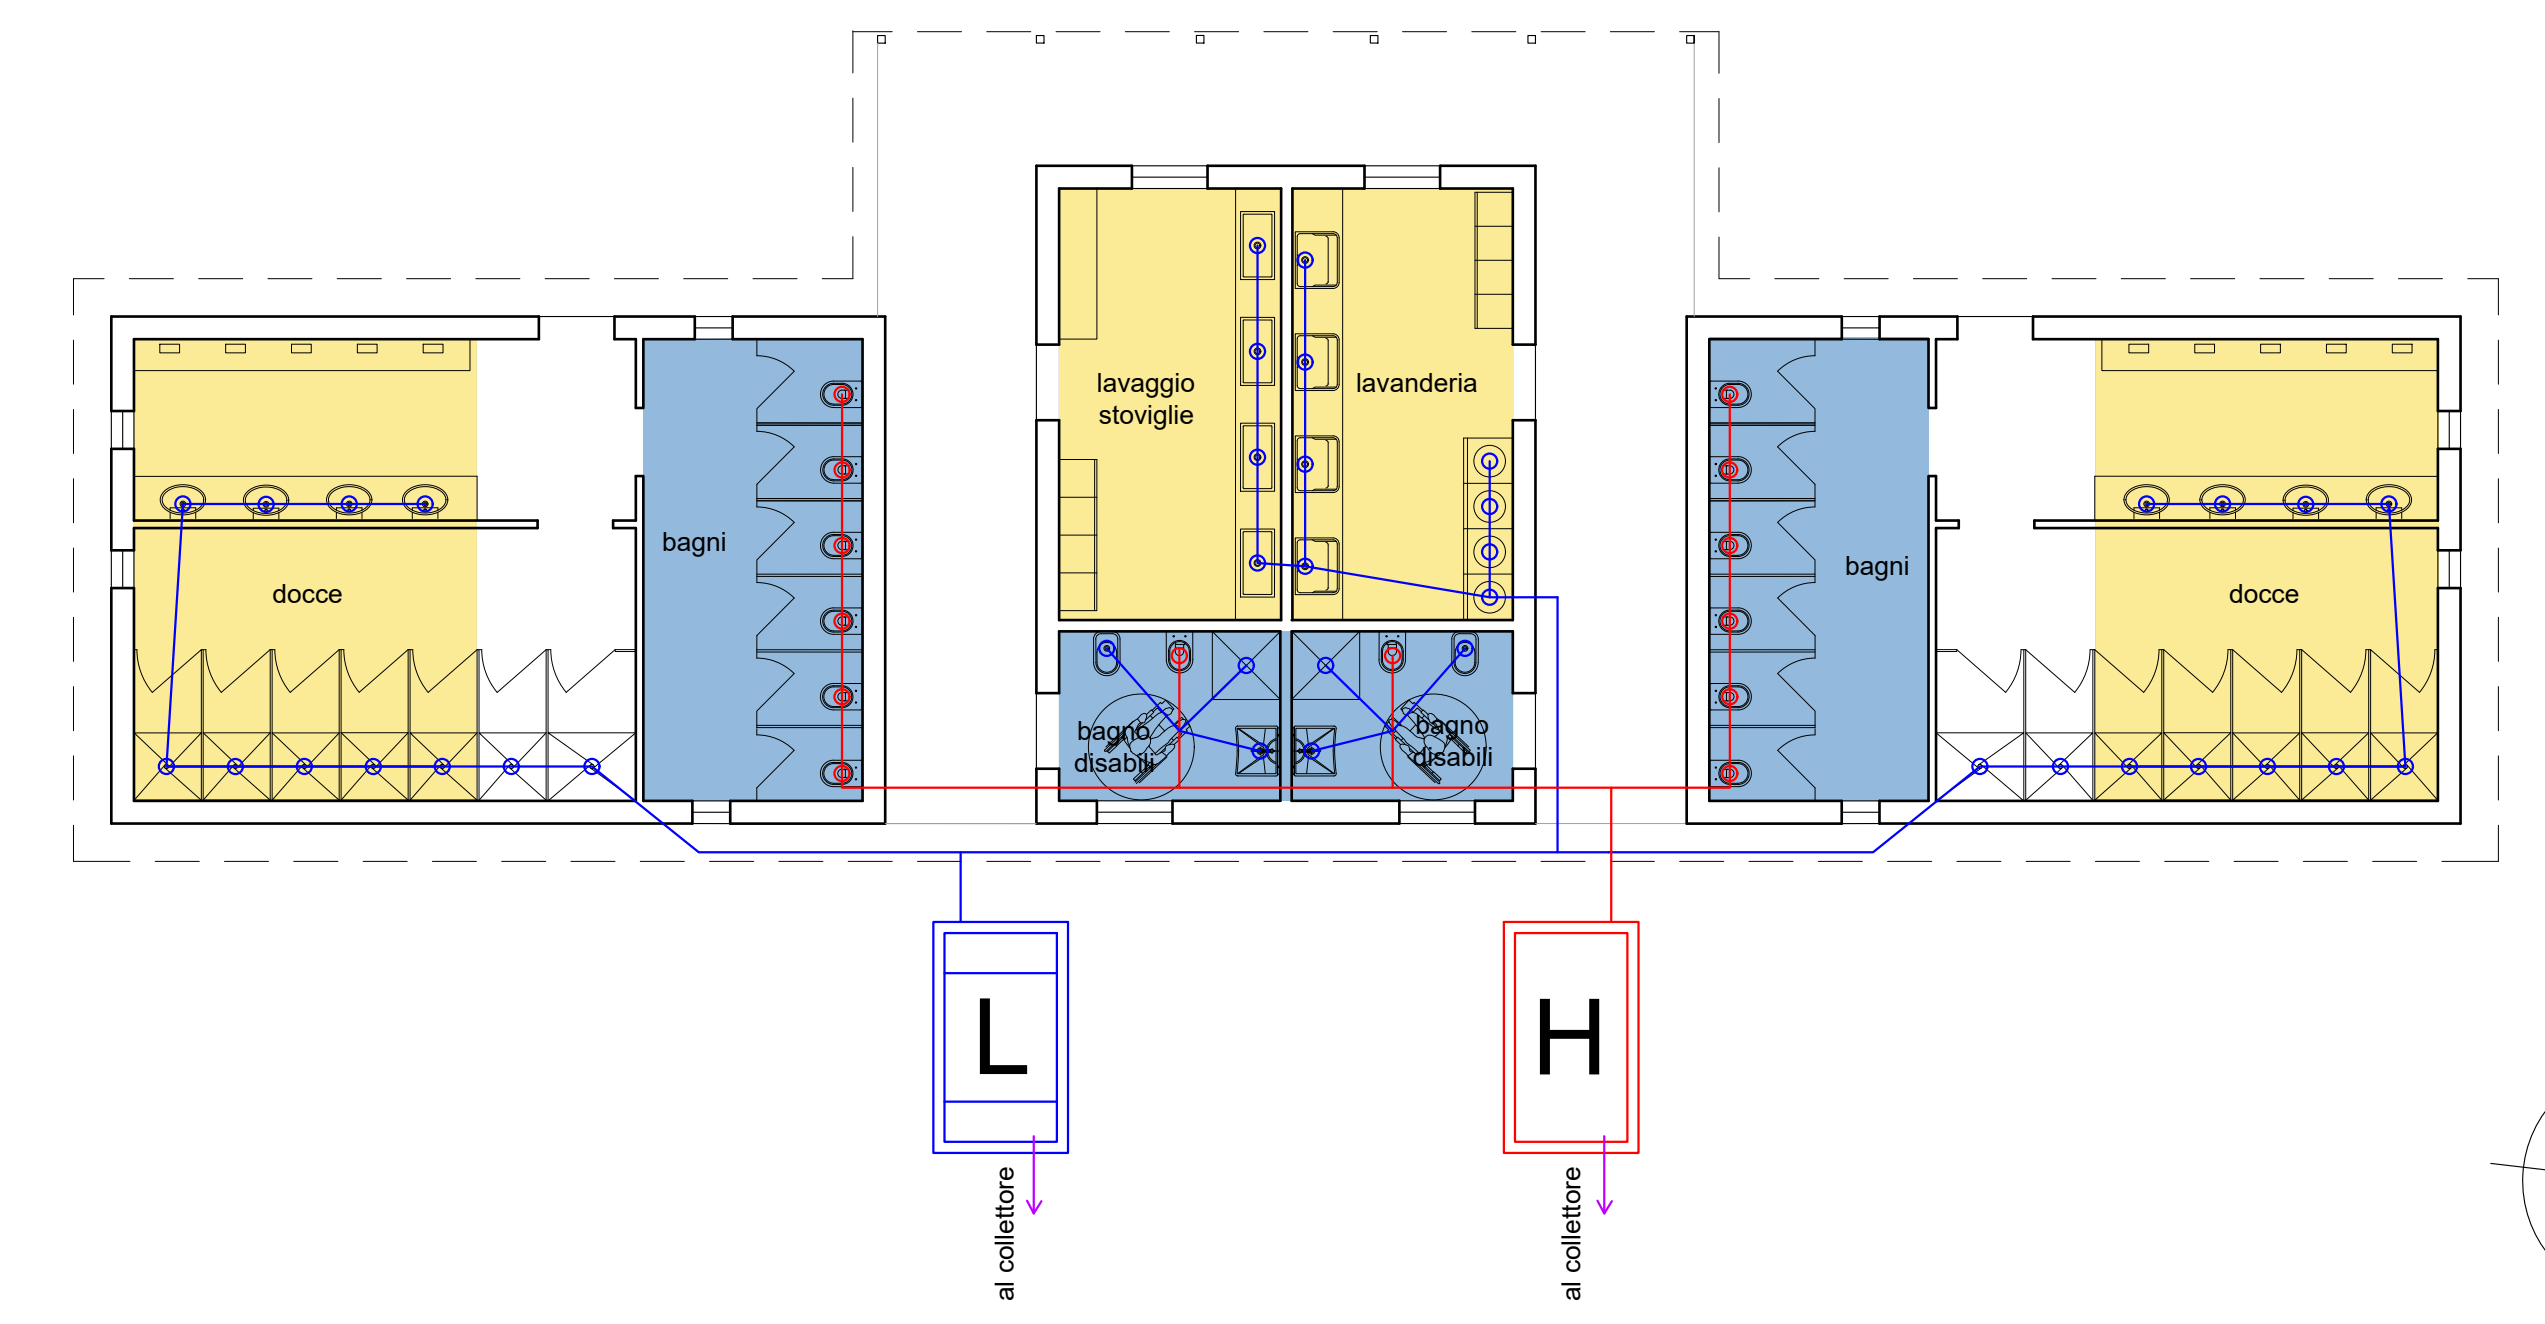



colonne 9-10-11-12-13-14
(servizi igienici foresteria)

STUDIO DI ARCHITETTURA
Dott. Arch. Giorgio Omacini
Venezia S.Marco 2923
tel. fax. 041 5231735

Ditta richiedente:
FUSINA TERMINAL SRL - Dorsoduro n.909/B - Venezia (VE) - CAP 30123

Rappresentante legale:
Ing. Falcon Alberto - c.f. FLC LRT 42B21 L736W,
residente a Venezia, Castello n. 6217

IMMOBILE SITO A FUSINA (VE), via Moranzani n. 93

Progetto Scarichi e Allacciamento al collettore comunale
Stato di Progetto
PIANTA PIANO PRIMO

TAV.03

Elaborati grafici - Scala 1:1.00
Aprile 2025

LEGENDA TRACCIATI SCARICHI	RACCOLTA ACQUE NERE	RACCOLTA ACQUE SAPONOSE
ACQUE NERE	A VASCA BIOLOGICA A SETTO UNICO 4.50 mc - 30 a.e.	E CONDENSA GRASSI (setto centrale) 1.6 mc - 18 a.e.
ACQUE SAPONOSE	B VASCA BIOLOGICA A SETTO UNICO 1.80 mc - 12 a.e.	F CONDENSA GRASSI (setto centrale) 4.50 mc - 30 a.e.
ACQUE TRATTATE	C VASCA BIOLOGICA A SETTO UNICO 13.5 mc - 90 a.e.	I CONDENSA GRASSI (setto centrale) 1.6 mc - 18 a.e.
P POMPA DI SOLLEVAMENTO	D VASCA BIOLOGICA A SETTO UNICO 1.35 mc - 9 a.e.	L CONDENSA GRASSI (setto centrale) 1.6 mc - 18 a.e.
	H VASCA BIOLOGICA A SETTO UNICO 4.50 mc - 30 a.e.	

VERITAS

ALLEGATO AL PARERE TECNICO AL PROGETTO

N.Pratica

25/0512

Addi

06/05/2025

Resp. Istruttoria

JONNY BOSCOLO BERTO

Note

